


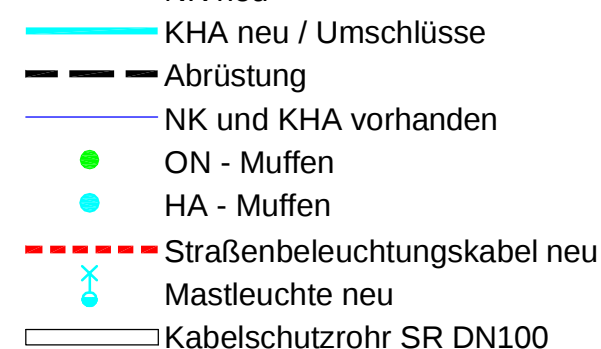

Umsatz

Anschluss an vorhandene

MG-Pflaster/

MG-Pflaster

MG-Asphalt

MG-Platten

Kz.	Änderung	Datum	Name	Vorhaben
				Strassenbeleuchtung AM Finkenherd in Roßlau
	Datum	Name	Plan	Bauer & Zuber
Gepr.	11.03.10	Zuber	Lageplan Strassenbeleuchtung – Teil 2	Elektronplanung Karl-Liebknecht-Str. 23 06773 Gefellenschen Telefon (03495) 21216 Fax (03495)324573 eMail karo.zuber@online.de
Projekt-Nr BZ627		Zeichnungs-Nr 1627502		MoBstob 1:500
CAD-Name Strassenbeleuchtung,DWG				
				Maßstab: 1:500 Auftrags-Nr:
				Auftraggeber: envia Verteilnetz GmbH
				Benennung: Roßlau ON Sanierung TST Am Finkenherd Trassenplan - Teil 1
				Ztg.-Nr.: Plan - 02 (A)
				Format A1
Urspr.				Ers. fuer:
				Ers. durch:

Urheberklausel
Diese Zeichnungen dürfen ohne unser schriftliches Einverständnis, weder vervielfältigt, noch an Dritte weitergegeben werden.