

19. JAN. 2012

| | |
|--|---|
| Bauherr: Jugendamt Zerbster Str. 4, 06844 Dessau-Roßlau vertreten durch Amt für zentrales Gebäudemanagement Gustav-Bergt-Str. 1, 06846 Dessau-Roßlau | <u>Ingenieurbüro</u> Heil GmbH Hochbau Tiefbau Techn. Ausrüstungen |
|--|---|

65-11
 10
 78800

| | |
|---|--|
| Bauvorhaben: 2. Rettungsweg Kindereinrichtung "Bussi Bär" Kühnauer Str. 75 06846 Dessau-Roßlau | Projekt-Nr.: 7680 Datum: 23.11.2011 Seite: 1 |
|---|--|

**Festlegungsprotokoll der vor Ort Beratung am 23.11.2011
 zum Bautechnischen Brandschutz**

| | | |
|-------------|--------------|-------------------------------------|
| Teilnehmer: | Frau Schoch | Amt für zentrales Gebäudemanagement |
| | Herr Schulze | SG. Hochbau Vorbereitung |
| | Herr Krug | Dekita |
| | Frau Heil | Berufsfeuerwehr Dessau- Roßlau |
| | | Sgl. Vorbeugender Brandschutz |
| | | Ingenieurbüro Heil GmbH |

Grundlage: Baugenehmigung Nr. 864/10 vom 23.11.2010,
 Aktenzeichen : B/0864/10/363

AUSZUG AUS DEN AUFLAGEN:
 Realisierung der Auflage Nr. 4
 Die Tür vom Flur zum Treppenraum muss rauchdicht und
 selbstschließend sein (§ 34 (6) BauO LSA).

Festlegungen: Erdgeschoss


| | | |
|-----------|------|--|
| Türen Nr. | EG-1 | rauchdicht und selbstschließend (rd, ss) |
| | EG-2 | rauchdicht und selbstschließend (rd, ss) |
| | EG-3 | dicht- und selbstschließend (ds, ss) |
| | EG-4 | dicht- und selbstschließend (ds, ss) |

Obergeschoss

| | | |
|-----------|------|--|
| Türen Nr. | OG-1 | rauchdicht und selbstschließend (rd, ss) |
| | OG-2 | rauchdicht und selbstschließend (rd, ss) |
| | OG-3 | dicht- und selbstschließend (ds, ss) |

Umsetzung: Die Bauausführung zur Realisierung des 2. Rettungsweges ist mit
 einer Bauzeit von drei Monaten geplant.
 Voraussichtlicher Baubeginn März/April 2012.
 Die Umsetzung der Auflage Nr. 4 erfolgt umgehend bei Mittelfreigabe.
 Ausführung als nachfolgenden Bauabschnitt.

| | | |
|--------------|--|-------------------|
| aufgestellt: | I. Heil - IB Heil | Datum: 23.11.2011 |
| abgestimmt: | Frau Schoch - Amt für ZGM | Datum: 17.12.2011 |
| | Herr Schulze - Dekita | Datum: 16.01.2012 |
| | Herr Krug - Berufsfeuerwehr Dessau-Roßlau | Datum: 18.11.2011 |

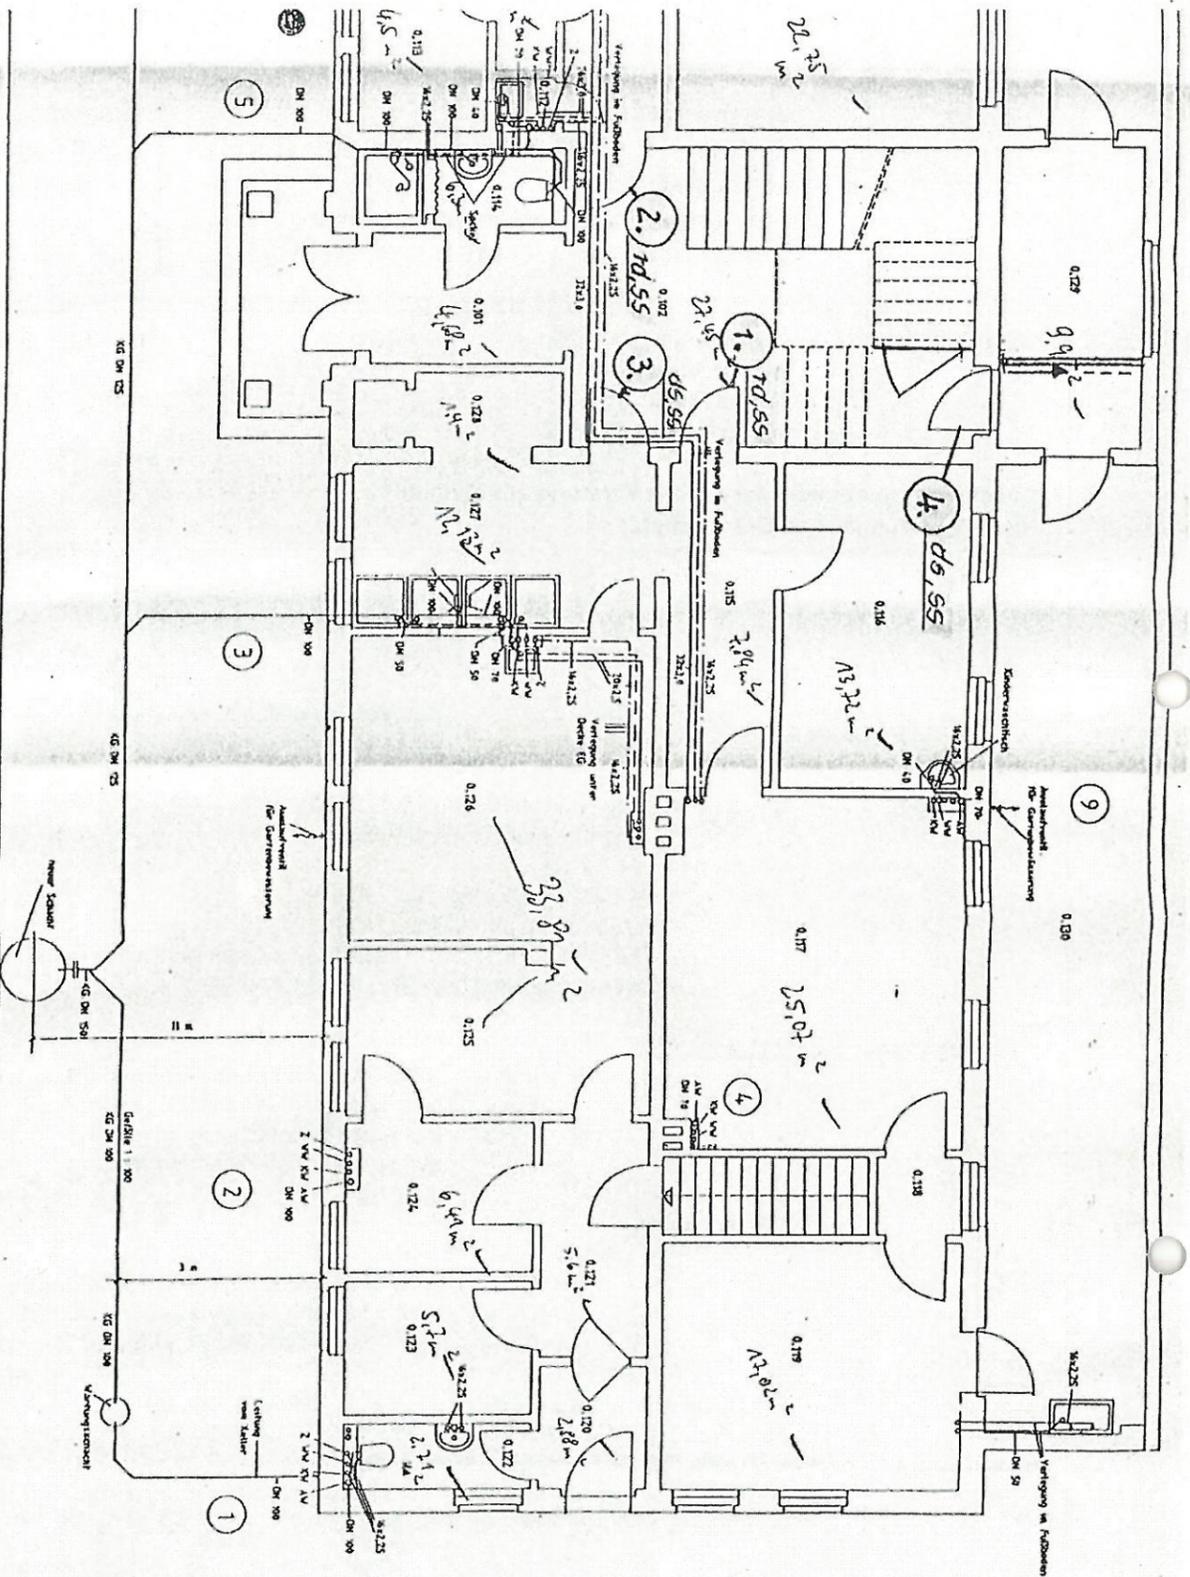

Legende

- AV Abwasser
- KV Kaltwasser
- WV Warmwasser
- Z Zirkulation

Weitere Strangdimensionen siehe Strangplan Wasser und Abw.

Vor Baubeginn sind die Zeichn vom Auftragnehmer zu prüfe Unehmlichkeiten sind auf dem Fachplaner zu klären.

Bestandszeichnung

gezeichnet 02.05.2009
HESAT
 HESAT AG
 Industriestraße 1
 42699 Solingen

HSG - PROJEKT

Modernisierung Kinderkrippe "Bunzi Blü"
 Grundriss - Erdgeschoss
 Sandkammer

Zeichner: *[Signature]*
 Datum: 04.07.2011
 Maßstab: 1:50

Anlage zum Festlegungsprotokoll vom 23.11.2011

5/2/22